


MIEJSCOWOŚĆ: SOKÓŁKA
 OBRĘB: 0034 SOKÓŁKA
 JEDNOSTKA EWIDENCYJNA: 201108_4 SOKÓŁKA - MIASTO

MAPA DO CELÓW PROJEKTOWYCH
SKALA 1:500

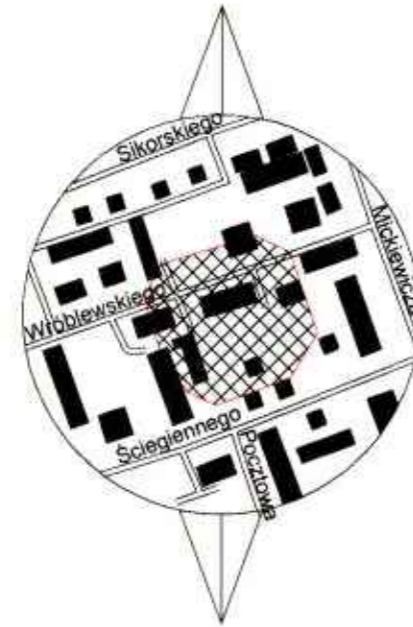

Wykaz punktów osnowy klasy I-III - brak
 Układ współrzędnych płaskich: 2000
 Układ wysokości: PL-EVRF2007-NH

Mapa aktualna w pełnym zakresie na dzień 16.04.2020
 ID zgłoszenia GKN-1.6642.6.463.2020

Wykonawca:
 REJONOWE BIURO GEODEZJI
 Andrzej Krzysztof Koster
 16-100 Sokółka, ul. Piłsudskiego 9A
 tel. 85 711 27 14, 606 920 771

Geodeta uprawniony

Andrzej Krzysztof Koster
 Andrzej Krzysztof Koster
 Nr upr 13149

Sokółka, 17.04.2020 r. Nr rob.: 20/2020

Uwaga
 Niniejszą mapę sporządzono na podstawie materiałów archiwalnych stanowiących zasób Ośrodka Dokumentacji Geodezyjnej i Kartograficznej w Sokółce oraz pomiaru uzupełniającego w roku 2020.
 Do przetworzenia wykorzystano mapę zasadniczą nr 8.199.16.05.1.1; 8.199.16.05.1.2; 8.199.16.05.1.3; 8.199.16.05.1.4
 Na opracowanym obszarze nie dokonano modyfikacji granic działek.

Na opracowanym obszarze nie ustalono czy wykazane grunty są obciążone służebnościami gruntowymi ujawnionymi w księgach wieczystych.

Poza wykazanymi na niniejszej mapie urządzeniami podziemnymi nie wyklucza się istnienia w terenie urządzeń podziemnych, dla których brak było branżowych informacji i nie zostały odnalezione w czasie inwentaryzacji.



PROJEKT ZAGOSPODAROWANIA DO PROJEKTU ZAMIENNEGO BUDOWLANEGO DO POZWOLENIA NA BUDOWĘ nr AB.6740.110.2013 z dnia 28/05/2013
 wydane przez Starostę Sokólskiego
DOTYCZĄCEGO ROZBUDOWY I PRZEBUDOWY BUDYNKU PRZEDSZKOLA NR 5 Z WYKONANIEM PRAC REMONTOWYCH W CELU DOSTOSOWANIA POMIESZCZEŃ DO UŻYTKOWANIA JAKO PRZEDSZKOLNE, ŻŁOBKOWE I ŚRODOWISKOWY DOM SAMOPOMOCY
OPRACOWANIE: PROJEKT ZAMIENNY DOTYCZĄCY ROZBUDOWY I PRZEBUDOWY BUDYNKU PRZEDSZKOLA NR 5 Z WYKONANIEM PRAC REMONTOWYCH W CELU DOSTOSOWANIA POMIESZCZEŃ DO UŻYTKOWANIA JAKO PRZEDSZKOLNE, ŻŁOBKOWE I ŚRODOWISKOWY DOM SAMOPOMOCY ZLOKALIZOWANEGO NA DZ. Nr 866/3, 867/1, 868, 869, 870, 993, obręb 34 Sokółka, ul.Os. Centrum 18, jedn. ewid.2011084 Sokółka
INWESTOR: GMINA SOKÓŁKA,
 Plac Tadeusza Kościuszki 1, 16 - 100 Sokółka

LEGENDA:

- A-J: TEREN OPRACOWANIA
- ⊗: ISTNIEJĄCY BUDYNEK PRZEDSZKOLA OBJĘTY OPRACOWANIEM
- III, II: ISTN. ILOŚĆ KONDYGNACJI NAZIEMNYCH
- ⊗ P: ISTNIEJĄCE MIEJSCA PARKINGOWE
- ⊗: ISTN. LOKALIZACJA POJEMNIKÓW NA ODPADKI NA ISTN. PLYCIE BETONOWEJ
- ▶: ISTN. WEJŚCIE DO BUDYNKU
- H: PROJ. HYDRANT P.POŻ. Ø80
- M: ISTN. WJAZD NA DZIAŁKĘ
- N: ISTN. WEJŚCIE NA DZIAŁKĘ
- ▨: ISTNIEJĄCA NAWIERZCHNIA UTWARDZONA DOJŚĆ I DOJAZDÓW
- ▨: ISTNIEJĄCA ZIELEŃ NISKA
- ▨: ISTN. NAWIERZCHNIA PLACU ZABAW
- : ISTN. LINIA WODOCIĄGOWA
- : ISTN. LINIA ENERGETYCZNA
- : ISTN. PRZYKANALIK KAN. SAN.
- ①: ISTN. BUDYNKI MIESZKALNE WIELORODZINNE
- ②: ISTN. BUDYNKI MIESZKALNE JEDNORODZINNE
- ③: ISTN. BUDYNEK USŁUGOWY
- ④: ISTN. BUDYNKI GOSPODARCZE

Za zgodność z oryginałem
 stwierdzam dn.
 15 / 06 / 2020r.
EWA WRÓBLEWSKA
 upr. proj. bez ograniczeń w specj. arch.
 Nr 5 / PdOKK / 2012

BILANS TERENU:

POWIERZCHNIA TERENU OPRACOWANIA	- 4 178,85 m ² / 100%
PROJ. POW. ZABUDOWY	- 833,75 m ² / 19,95 %
POWIERZCHNIA UTWARDZONA I DOJAZDY	- 656,00 m ² / 15,70%
POWIERZCHNIA BIOLOGICZNIE CZYNNA	- 2 689,10 m ² / 64,35%

BIURO PROJEKTOWE:	Biuro Usług "KONSUL BUD" ul. Witosa 102, 16-100 Sokółka, tel. 022 505 988	
NAZWA I ADRES OBIEKTU BUD.:	PROJEKT ZAMIENNY DO POZWOLENIA NA BUDOWĘ nr AB.6740.110.2013 z dnia 28/05/2013 wydane przez Starostę Sokólskiego DOTYCZĄCY ROZBUDOWY I PRZEBUDOWY BUDYNKU PRZEDSZKOLA NR 5 Z WYKONANIEM PRAC REMONTOWYCH W CELU DOSTOSOWANIA POMIESZCZEŃ DO UŻYTKOWANIA JAKO PRZEDSZKOLNE, ŻŁOBKOWE I ŚRODOWISKOWY DOM SAMOPOMOCY Dz. Nr 866/3, 867/1, 868, 869, 870, 993 w Sokółce	
PRZEDMIOT I SKALA RYS.:	PROJEKT ZAGOSPODAROWANIA TERENU SKALA 1 : 500	ARK. 3
data:	15 / 06 / 2020r.	PODPIS:
ZESPÓŁ PROJEKTOWY:		
AUTOR ARCHITEKTURY:	EWA WRÓBLEWSKA Upr. proj. bez ograniczeń w specj. arch. Nr 5 / PdOKK / 2012	
SPRAWDZAJĄCY ARCHITEKTURA:	DANIEL KOZŁOWSKI Upr. proj. bez ograniczeń w specj. arch. Nr 14 / PdOKK / 2012	
WSPÓLPRACA ARCHITEKTURA I KONSTRUKCJA:	WIESŁAW MINKIEWICZ Upr. proj. i kier. bud. w specj. arch. i konstr. bud. BL-36/81	
INSTALACJE SANITARNE:	EUGENIUSZ ŁAZEWSKI Upr. do proj. wykonywania sam. funkcji projekt. oraz kier. bud. i robót w specj. inst.-inż. w zakr. sieci i inst. gaz. oraz klimatyzacyjno- wentylacyjnych Nr BL / 180 / 89 oraz inst. inż. w zakresie sieci i inst. sanitarnych Nr BL / 31 / 76	
INSTALACJE ELEKTRYCZNE:	TOMASZ SUPRANOWICZ Upr. bud. do proj. bez ogr. PDL/0069/PBE/16	